



riolering/ leidingen

symbol:

diversen:

- | | | |
|-----------------------------------|-------|----------|
| 1- w.c. fonteintje | | rond 32 |
| 2- overloopleid. cv/ww | | rond 32 |
| 3- overloopleiding electr. boiler | | rond 32 |
| 4- wastafels | | rond 50 |
| 5- aanrecht hoofdafvoerleiding | | rond 50 |
| 6- aanrecht vaatwasaansluiting | | rond 50 |
| 7- ontluchting | | rond 75 |
| 8- wasmachine | | rond 50 |
| 9- closetpot | | rond 110 |
| 10- standleiding | | rond 110 |
| 11- ontspanningsleiding | | rond 75 |
| 12- collecteursriool (nvt) | | rond 125 |
| 14- coll. riool h.w.a (nvt) | | rond 125 |
| 15- h.w.a. afvoer | | rond 125 |
| 16- h.w.a. | | rond 75 |
| 17- mechanische ventilatie | | rond 125 |
| vv- vloerventilatiekokers | | |

mantelbuizen t.b.v. zonneboiler

O.S.S:

Ontstoppingsstuk

st.l. st.l.
vertikale leidingen

vv
vv

Plattegrond - Begane grond

- toekomstige situatie -

aansluiten op bestaande riolering

tekening

: RIOLERING BEGANE GROND

tekening

: XXXX

werknnummer

: 15.19

opdrachtgever

: Dhr. M. Somers

adres

: Bendeneind ZZ 243

postcode

: 3405CJ, BENSCHOP

telefoon:

: 06 41 86 24 44

project

: Realisatie van kantoorruimte

datum

: 01-10-2015

gewijzigd 1

:

formaat


: A3

schaal

: 1:50

EVERS 3D VISION

BOUWKUNDIG TEKENWERK | 3D VISUALISATIE

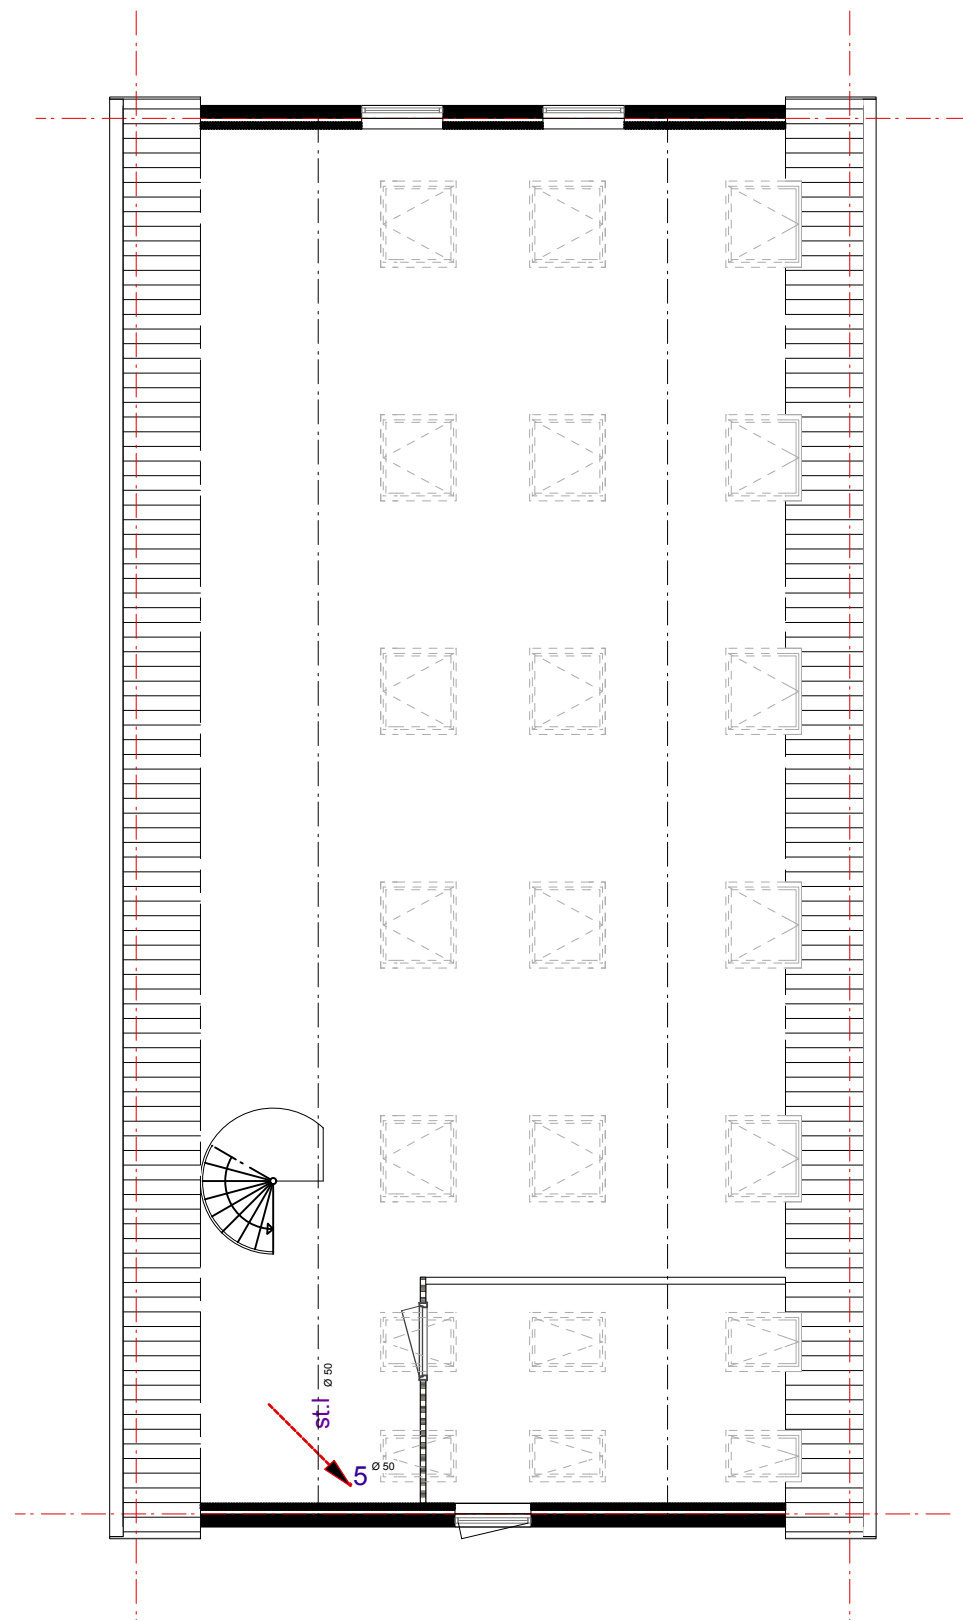

Plattegrond - 1e Verdieping
- toekomstige situatie -

riolering/ leidingen

symbol: diversen:

- | | | |
|-----------------------------------|-------|----------|
| 1- w.c. fonteyntje | | rond 32 |
| 2- overloopleid. cv/ww | | rond 32 |
| 3- overloopleiding electr. boiler | | rond 32 |
| 4- wastafels | | rond 50 |
| 5- aanrecht hoofdafvoerleiding | | rond 50 |
| 6- aanrecht vaatwasaansluiting | | rond 50 |
| 7- ontluchting | | rond 75 |
| 8- wasmachine | | rond 50 |
| 9- closetpot | | rond 110 |
| 10- standleiding | | rond 110 |
| 11- ontspanningsleiding | | rond 75 |
| 12- collecteursriool (nvt) | | rond 125 |
| 14- coll. riool h.w.a (nvt). | | rond 125 |
| 15- h.w.a. | | rond 125 |
| 16- drainage | | rond 80 |
| 17- mechanische ventilatie | | rond 125 |
| vv- vloerventilatiekokers | | |

4 Ø 50
5 Ø 50
7 Ø 75
9 Ø 110
12 Ø 125
15 Ø 125

 
mantelbuizen t.b.v.
zonneboiler

O.S.S:



Ontstoppingsstuk

st.l. st.l.
vertikale leidingen



tekening : RIOLERING VERDIEPING

tekening : XXXX

werknnummer : 15.19

opdrachtgever : Dhr. M. Somers
adres : Bendeneind ZZ 243
postcode : 3405CJ, BENSCHOP
telefoon: : 06 41 86 24 44
project : Realisatie van kantoorruimte

datum : 01-10-2015
gewijzigd 1 :
formaat : A3
schaal : 1:50